


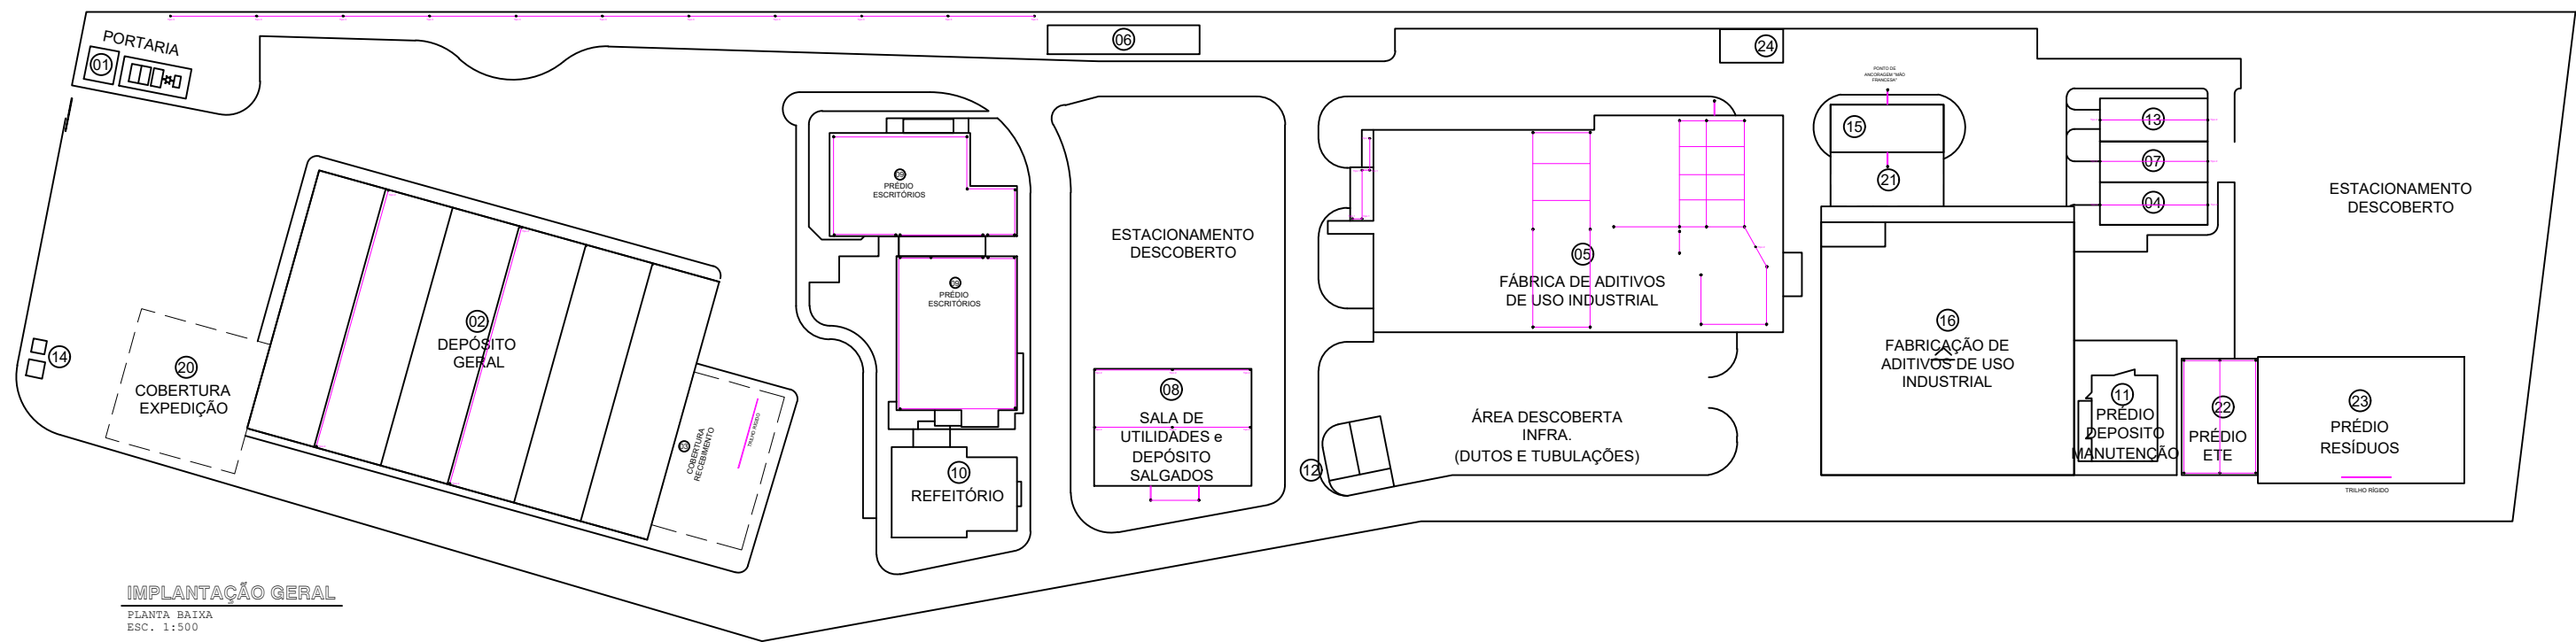

IMPLANTAÇÃO GERAL
PLANTA BAIXA
ESC. 1:500

TIPOS DE ANCORAGEM			
TIPO	MATERIAL	CAPACIDADE	DETALHE
1	AÇO	15kn	
2	AÇO	15kn	
3	CONCRETO	15kn	
OLHAL	AÇO	15kn	

PRÉDIO	LAUDO	COMP. (m)
LAJE AR	126	21
ADM	127	170
DEPOSITO DE SALGADOS	129	53
LOGISTICA	130	120
MANUTENÇÃO	131	45
RESIDUOS	132	6
COSMETICA	133	70
SPRAY	134	ECLUSA
TALUDE	136	128



R. Bernardo Guimarães, 105 - SOROCABA/SP

TEL: (15) 99802-5845

e-mail: felipegr27@gmail.com

CREA: 506972-6610

PROJETO:
Eng. Felipe G. Rodrigues

CLIENTE : SYMRISE
OBRA : Linhas de vida
LOCAL : Sorocaba-SP

DATA:
06/07/2023
ESCALA:
1:50

ASSUNTO:
Implantação das linhas de vida

DESENHO Nº
002